


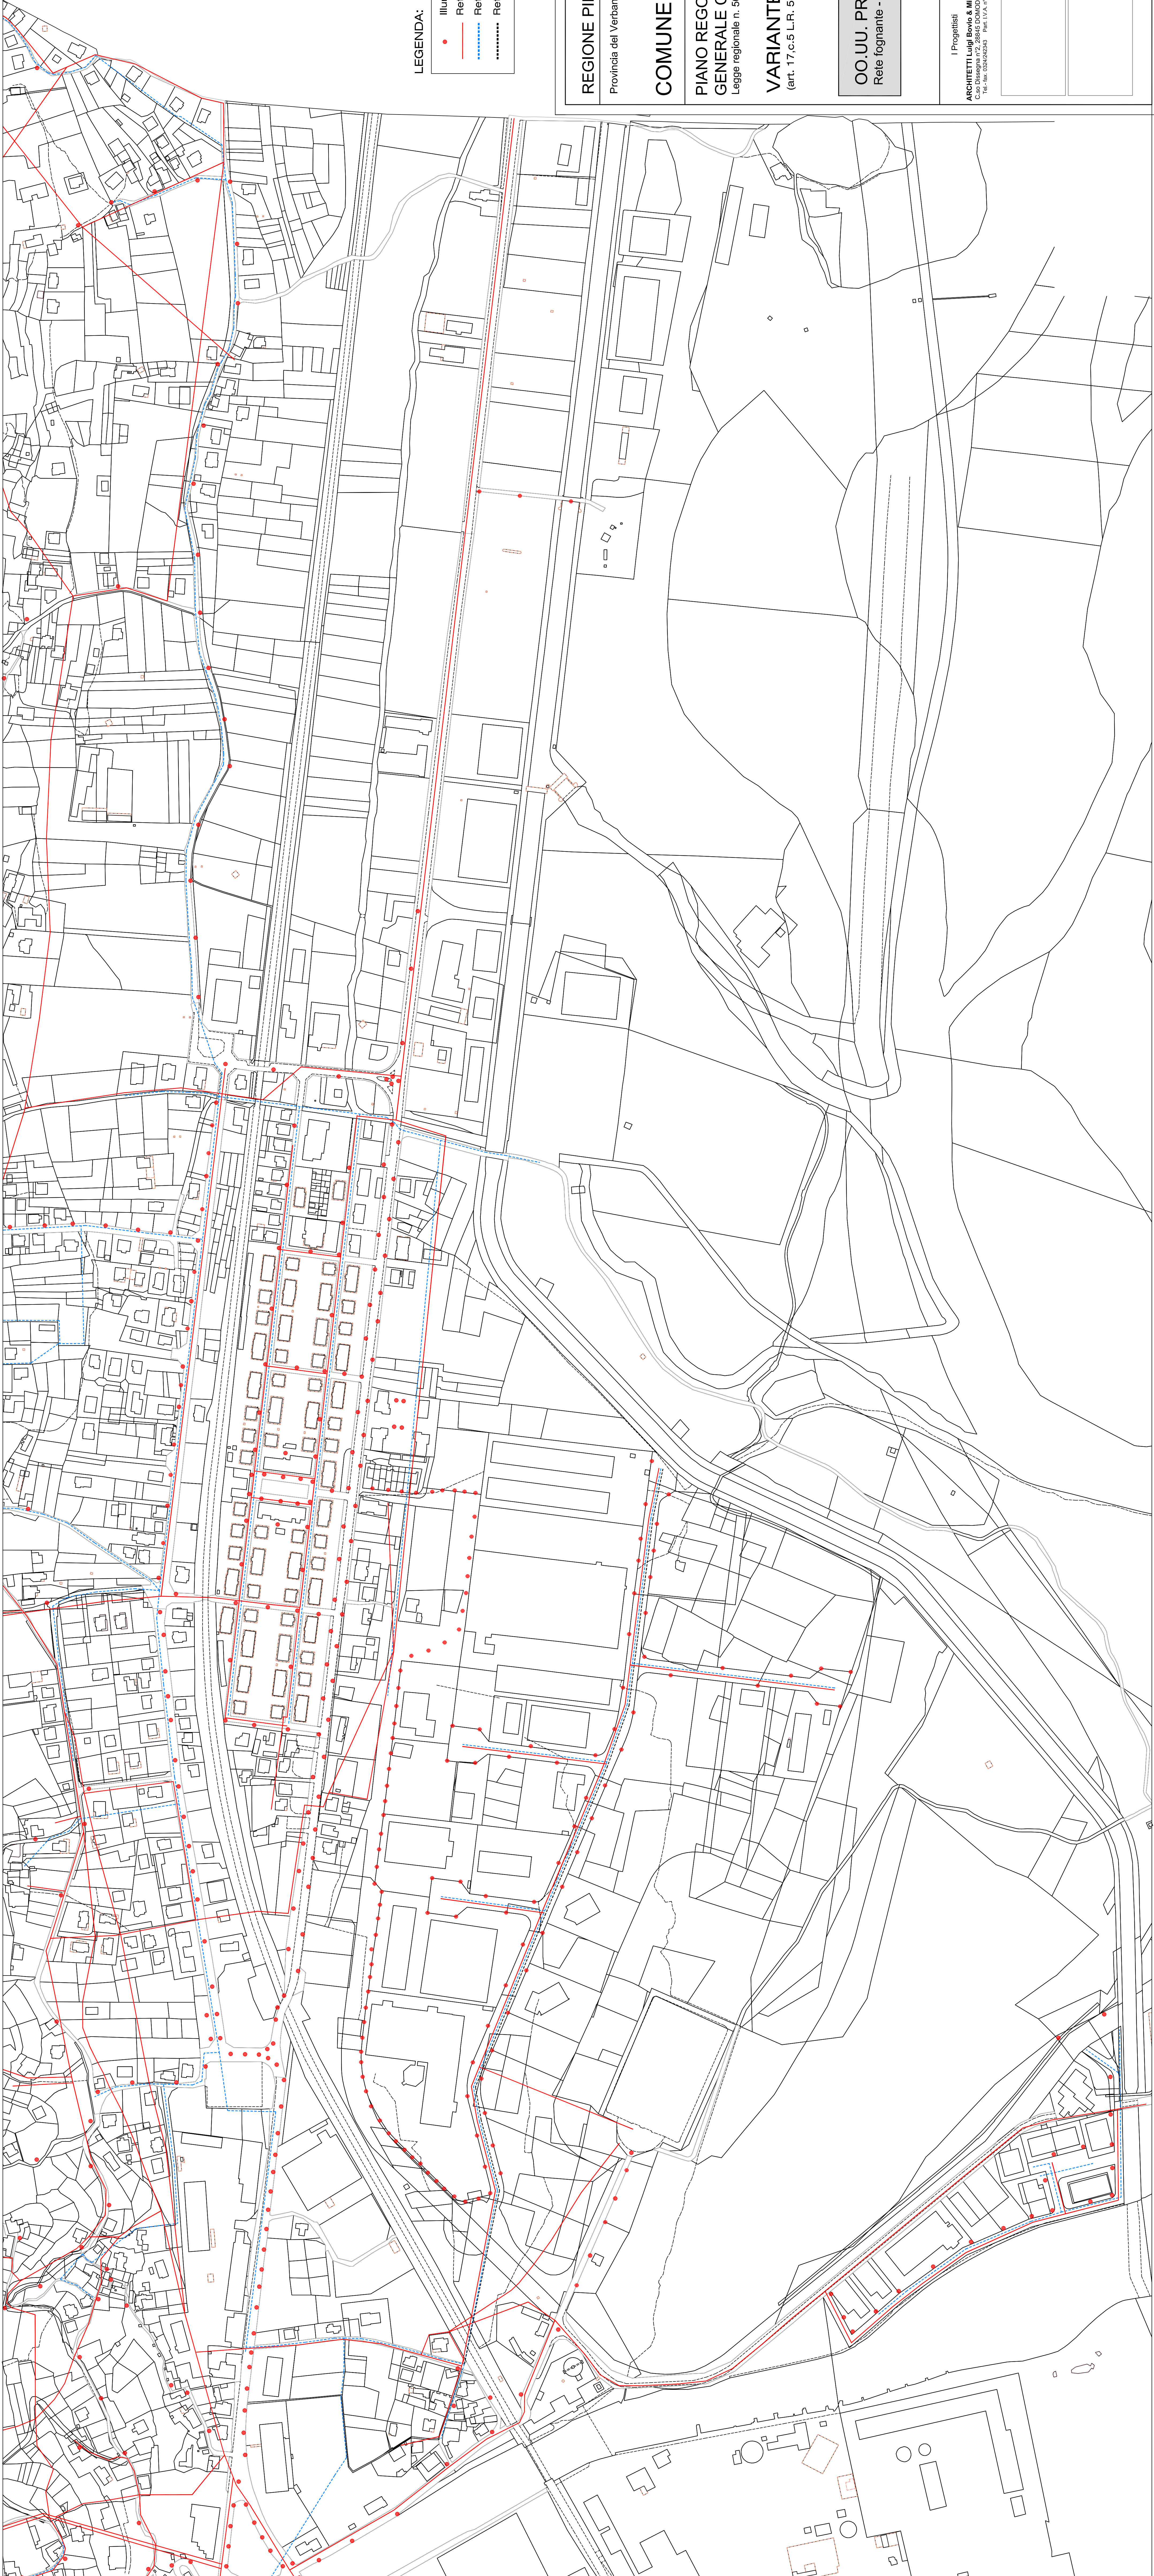

LEGENDA:

- Illuminazione pubblica
- Rete idrica
- - - - - Rete fognante
- Rete Antincendio

REGIONE PIEMONTE

Provincia del Verbano Cusio Ossola

COMUNE DI VILLADOSSOLA

PIANO REGOLATORE
GENERALE COMUNALE
Legge regionale n. 56 del 5.12.1977 e s.m.i.

VARIANTE PARZIALE V24
(art. 17,c.5 L.R. 56/77 s.m.i.)

OO.UU. PRIMARIE ESISTENTI
Rete fognante - Rete idrica - Illuminazione pubblica

OO.UU.-V24
Villa Est/Nord

Scala 1:2000

I Progettisti
ARCHITETTI Luigi Basso & Milena Ghironi
C.O.A. n. 123456789 - C.A.P. n. 123456789 - C.A.P. n. 123456789 - C.A.P. n. 123456789 - C.A.P. n. 123456789

Il Sindaco

Il segretario comunale

Il responsabile del procedimento